 


1. 本设计图版为上海魏玛景观规划设计有限公司
 拥有。任何人未经许可不得翻印本图的任何部分。
 2. 除特别注明外，本图不可作建筑或其他用途。
 1. All the drawing and design are copyright by Shanghai Weimar
 Landscape Design Co., Ltd. No one may reproduce any part of
 the drawing without permission.
 2. This drawing is not valid for construction or other purposes
 unless separately certified.

备注 REMARKS



建设单位 CLIENT
 洛阳浩德置地有限公司

上海魏玛景观
 规划设计有限公司
 WEIMAR LANDSCAPE Shanghai
 上海市北京东路668号科技京城东楼24B
 24B, East Building, Hi-tec King Tower, NO.668
 East Beijing Rd., Shanghai China
 Tel: 400-0168568 Fax: +8621-53082039

风景园林工程设计专项乙级 证书编号: A231029932

合作方 COLLABORATOR

建筑	ARCHI	COORDINATION 会 议
结构	STRUCT	
电气	ELEC	
给排水	PLUMBING	
暖通	HVAC	
审定	Authorized for issue by	杨晓英
审核	Reviewed by	李娜
项目负责	Project Director by	张宇元
校对	Checked by	李娜
设计	Designed by	李娜

出图签章 STAMP FOR ISSUE




工程 PROJECT
 洛阳开元壹号商业街及屋顶花园
 景观设计

图名 TITLE
 商业电气平面图

工程编号 PROJECT NO. 202006A001 设计阶段 STATUS 施工图
 图底编号 DRAWING NO. 修 订 REV. 附页08-2

比例 SCALE 日期 DATE
 见图 2020.12.28
 专业 SPECIALTY 水电

本图增加盖本公司出图签章, 否则一律无效

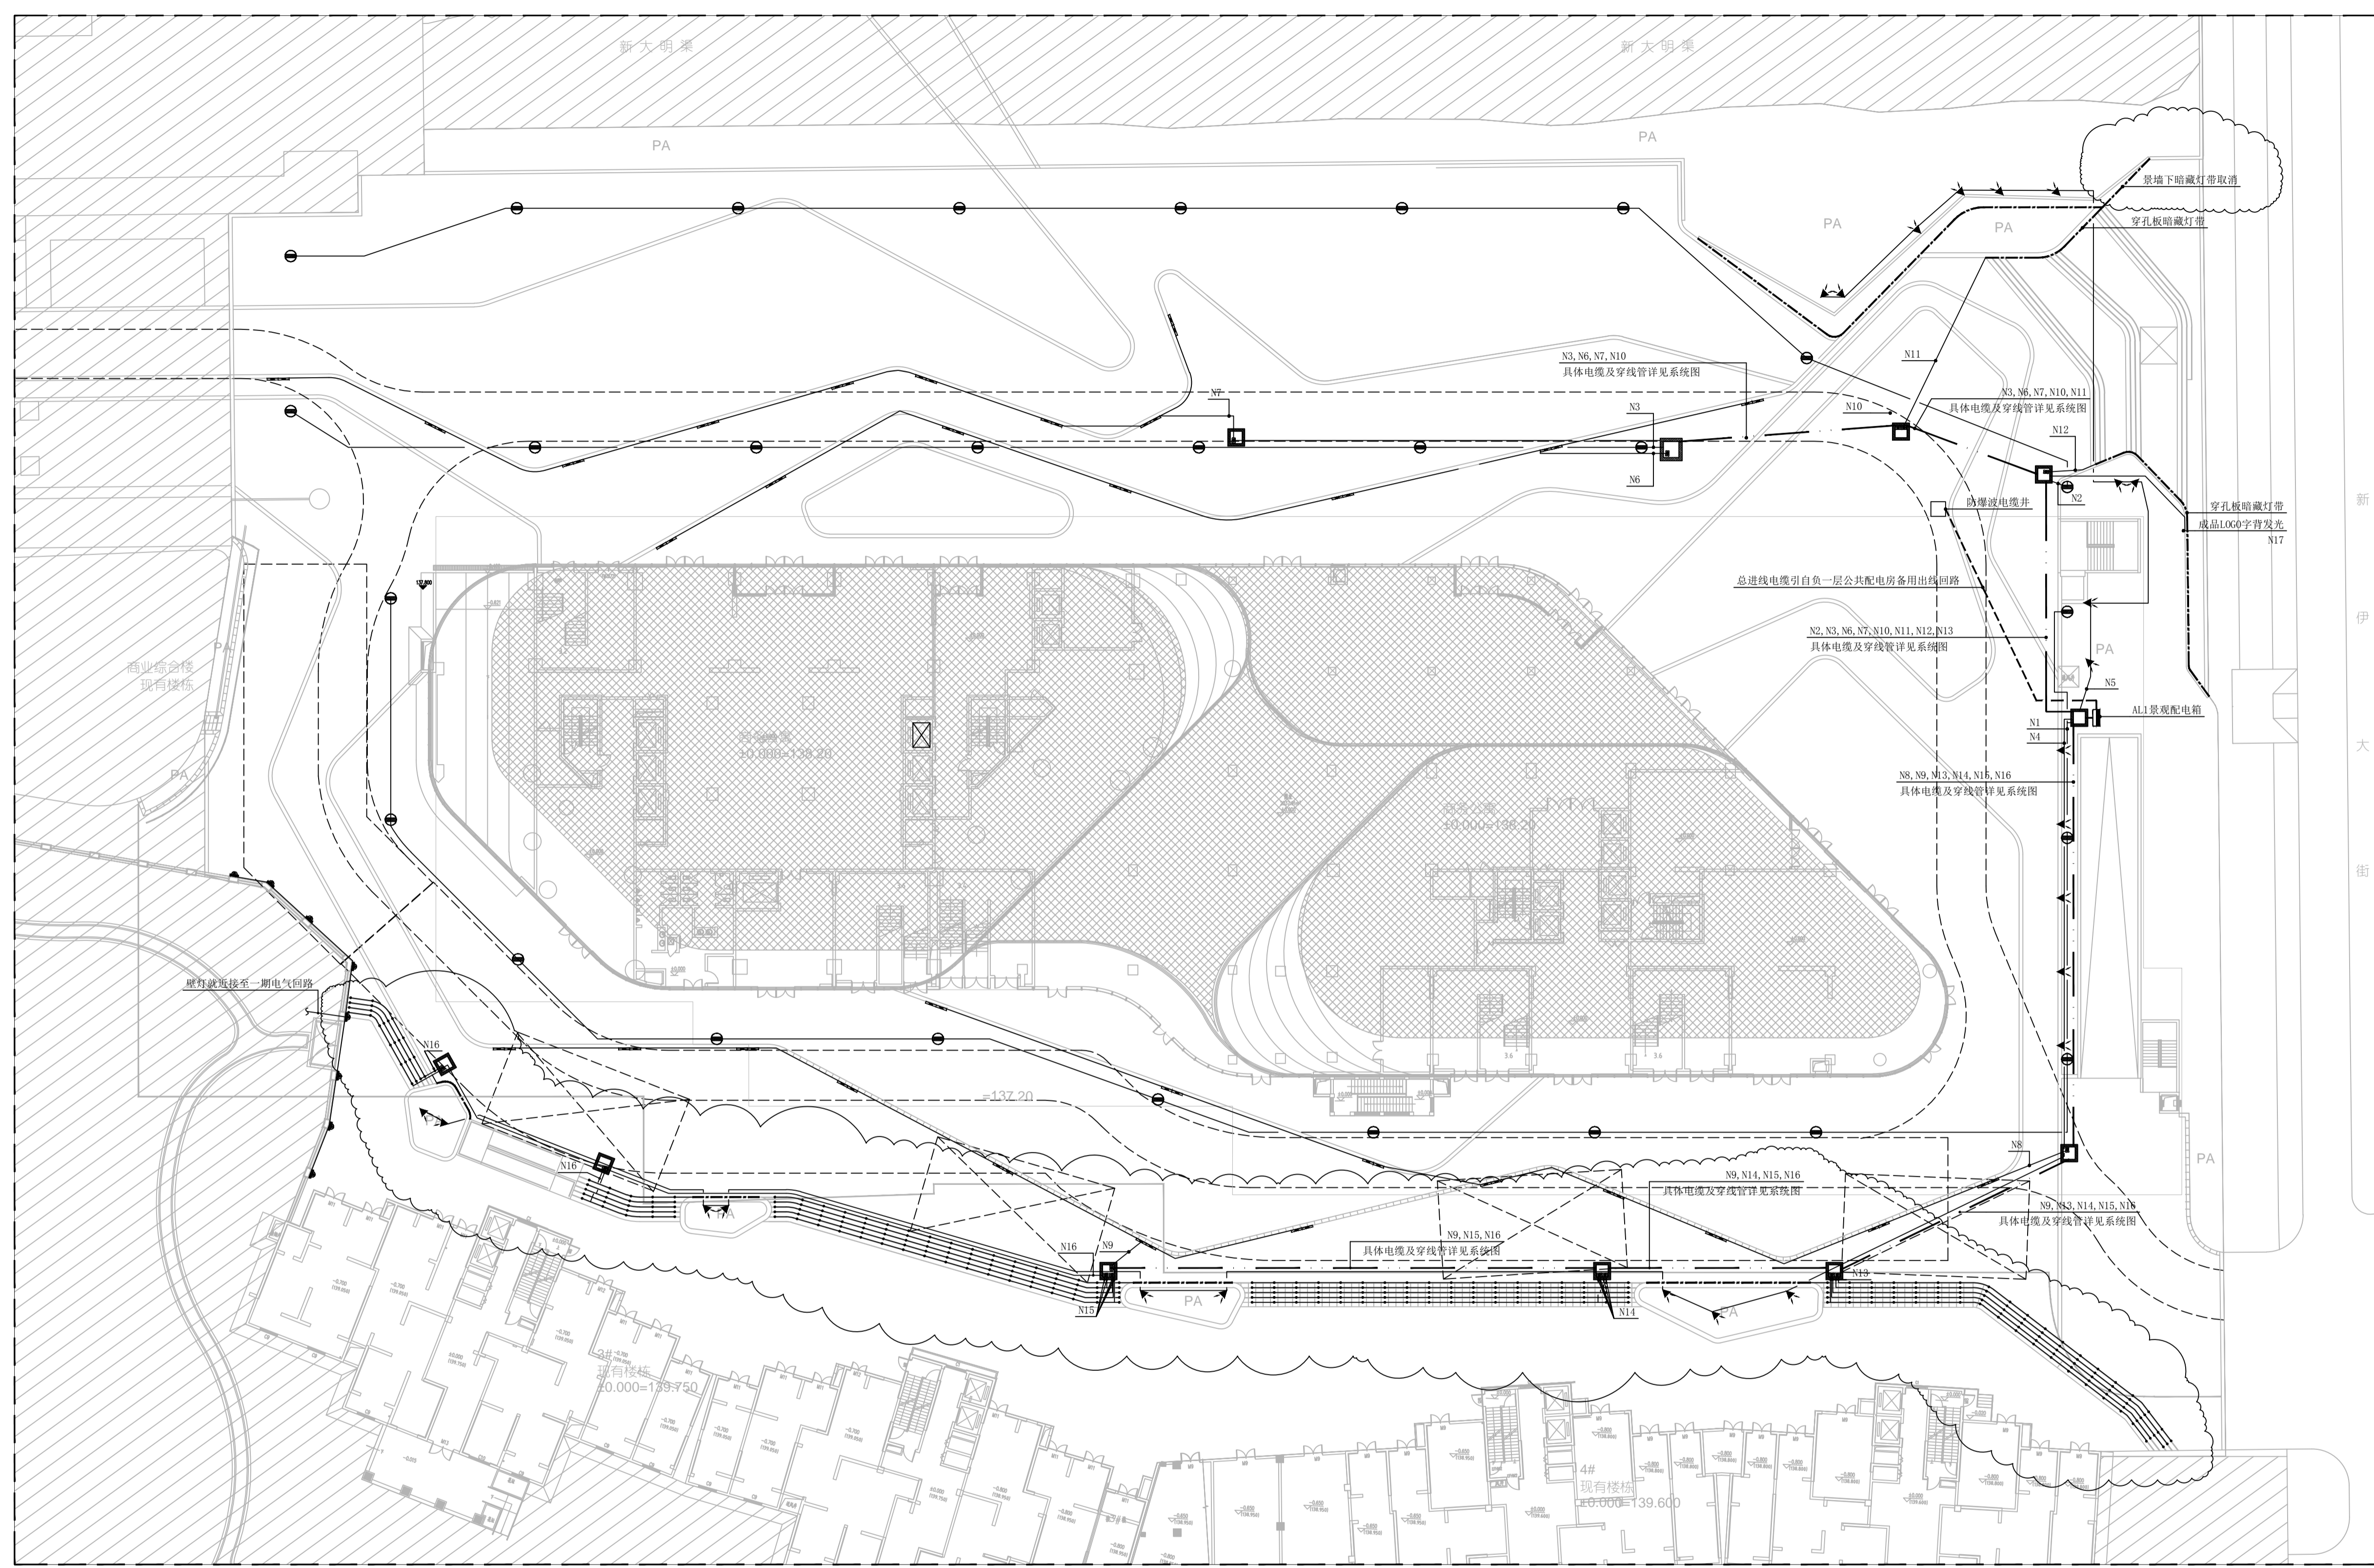

景观灯具图例

序号	图例	名称	光源	安装高度	数量	单位	备注
1	☐	照明配电箱	IP65	落地混凝土支墩离地300安装	1	套	景观照明配电
2	●	庭院灯	40w 220v LED 色温: 3000k	H=3.5m	28	只	商业照明
3	▼	插泥灯	10w 220v LED 色温: 3000k	落地安装	24	只	植物照明
4	▲	壁灯	18w 220v LED 色温: 3000k	详见建筑	8	只	景观装饰照明
5	—	条形地埋灯	9w 24v LED 色温: 3000k	埋地安装	62	只	景观装饰照明
6	—	LED灯带	5w/m 24v LED 色温: 3000k	按实	米	景观装饰照明	
7	●	台阶灯	1w 24v LED 色温: 3000k	详见建筑	317	只	景观装饰照明
8	■	变压器	220v-24v	设备坑内安装	按实	只	
9	□	手孔井	详见做法大样图	-	按实	座	根据现场进行调整

注: 此材料表光源及材料仅供参考, 灯具各项具体参数详见灯具样板。

1 商业电气平面图
 SCALE 1:300